


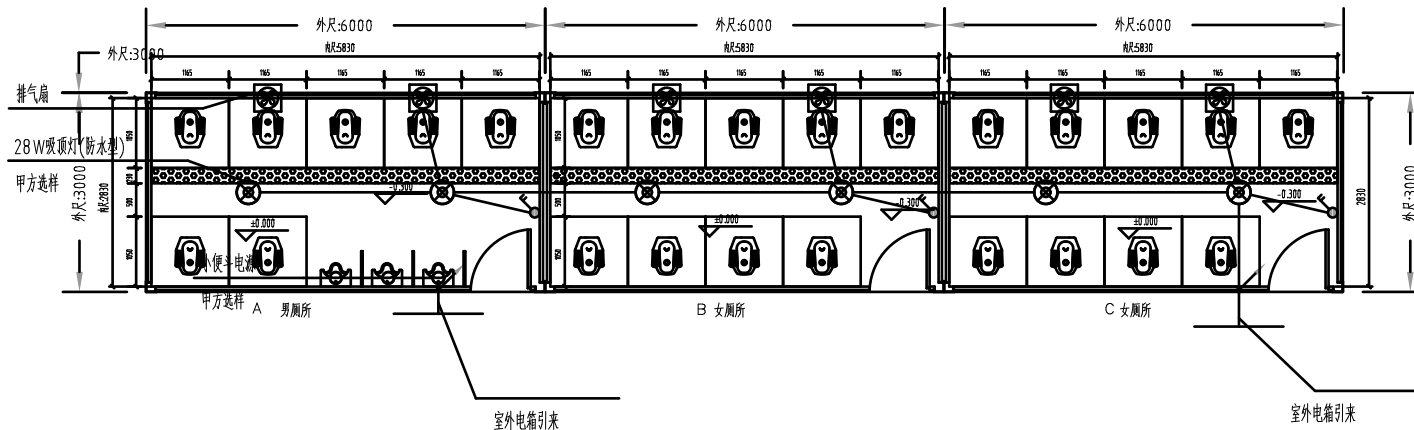

卫生间动力照明平面图

|                                                                                                                                                                       |     |       |    |                                                                          |  |    |         |
|-----------------------------------------------------------------------------------------------------------------------------------------------------------------------|-----|-------|----|--------------------------------------------------------------------------|--|----|---------|
|  广州新城建筑设计院有限公司<br>GUANGZHOU XINCHENG INSTITUTE OF ARCHITECTURAL DESIGN CO., LTD. |     |       |    | 图例 详见《建筑电气工程施工质量验收规范》GB 50303-2011<br>图例 详见《建筑电气工程施工质量验收规范》GB 50303-2011 |  | 图号 |         |
| 建设单位 广州南沙文化投资有限公司                                                                                                                                                     |     |       |    | 设计阶段                                                                     |  | 专业 | 施工      |
| 专业                                                                                                                                                                    | 刘建刚 | 专业负责人 | 陈丹 | 工程名称                                                                     |  | 专业 | 电气      |
| 审核                                                                                                                                                                    | 莫晓光 | 设计    | 陈丹 | 图例                                                                       |  | 日期 | 2025.08 |
| 审核                                                                                                                                                                    | 莫晓光 | 设计    | 曹磊 | 图例                                                                       |  | 图号 | DS-95   |